




**DETALHE H1**  
ESCALA 1/25

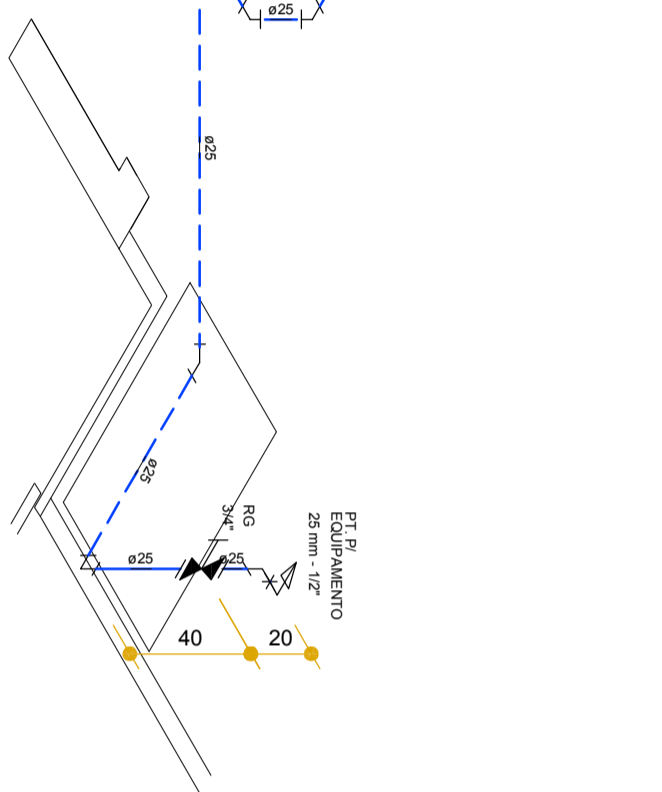


**DETALHE H2**  
ESCALA 1/25

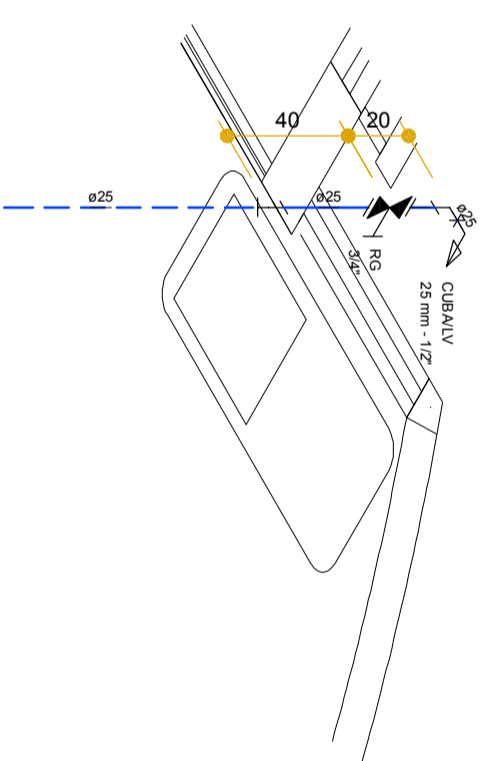


**DETALHE H3**  
ESCALA 1/25

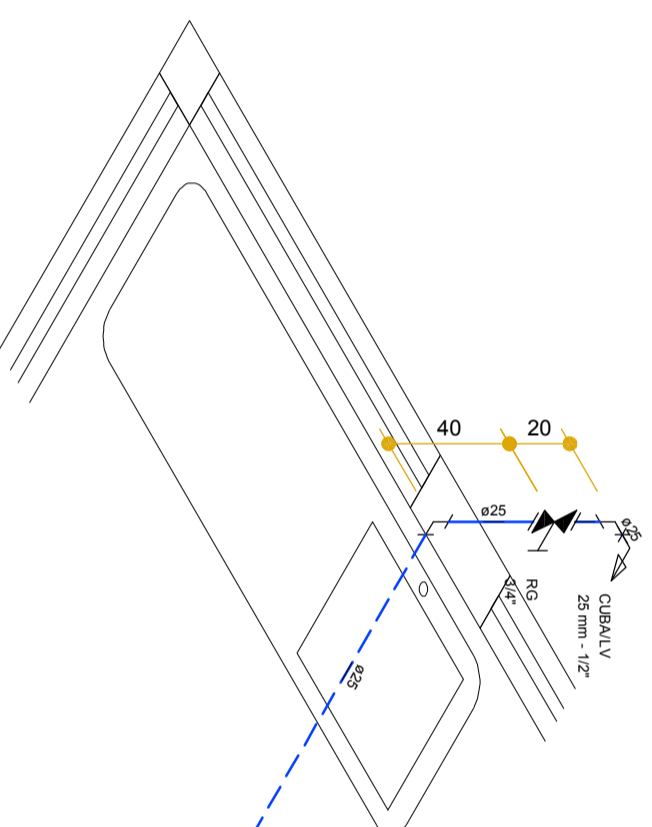

**DETALHE H4**  
ESCALA 1/25

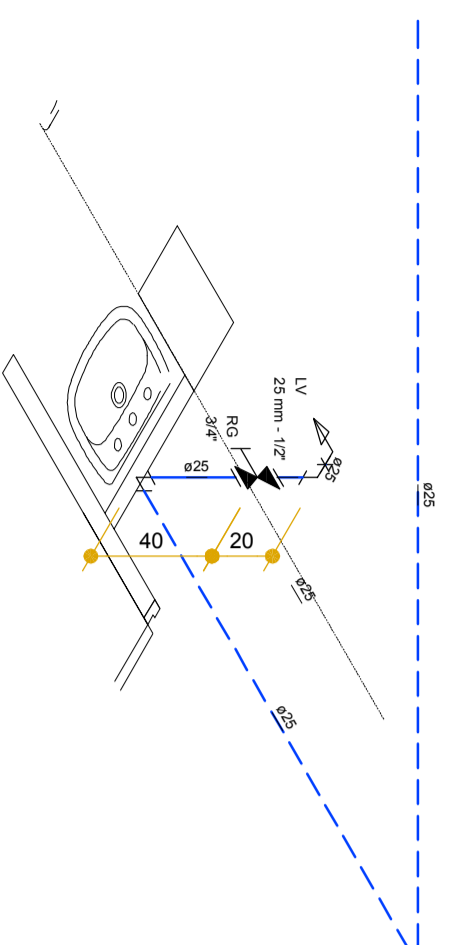

**DETALHE H5**  
ESCALA 1/25

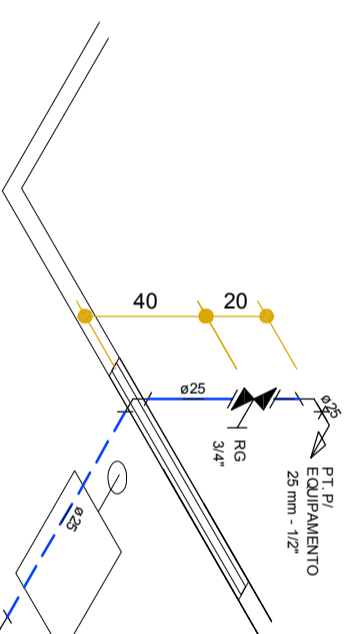


**DETALHE H6**  
ESCALA 1/25

**CARIMBOS**

**REVISÕES**  
01 Modificações no caminho e destino das tubulações conforme solicitação da equipe técnica do HEMOSC Coordenador. 10/04/2015

|   |   |
|---|---|
| <br><b>SOLUÇÕES EM PROJETOS</b><br>COMPATIBILIZAÇÃO RACIONALIZAÇÃO<br>ECONOMIA SEGURANÇA<br>QUALIDADE | PROPRIETÁRIO  |
|   | <b>FAHECE - Fund. de Apoio ao Hemosc/Cepcon</b><br>CNPJ: 06.897.113/0001-57 |
| <b>RESPTÉC PROJETO</b><br><b>ENG MARCELO PAULO DE FREITAS</b><br>CREA/SC - 048.343-6                  | <b>RESPTÉC EXECUÇÃO</b>   |

**Projeto**  
**HIDROSSANITÁRIO**  
 Reforma c/ ampliação de área  
**LAB. IMUNOHEMATOLOGIA**  
**LAB. CONTROLE DE QUALIDADE**  
 Av. Prof. Otton Gama D Eça, 756 - Centro - Florianópolis - SC - Hemosc Coordenador  
 Descrição  
**Planta Baixa Criobiologia**

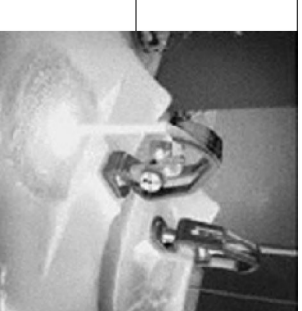

|               |            |         |              |             |
|---------------|------------|---------|--------------|-------------|
| Escala        | Data       | Desenho | Codt Cliente | Folha Grupo |
| INDICADA      | 11/02/2015 | MARCELO | 140/047      | 01 de 01    |
| Folha Projeto |            |         |              | 02 de 02    |

